


PIANTA PIANO TERRA: RILIEVO CON INDICAZIONE DEGLI INTERVENTI
Scala 1:100




LAYOUT DI INQUADRAMENTO
Scala 1:500

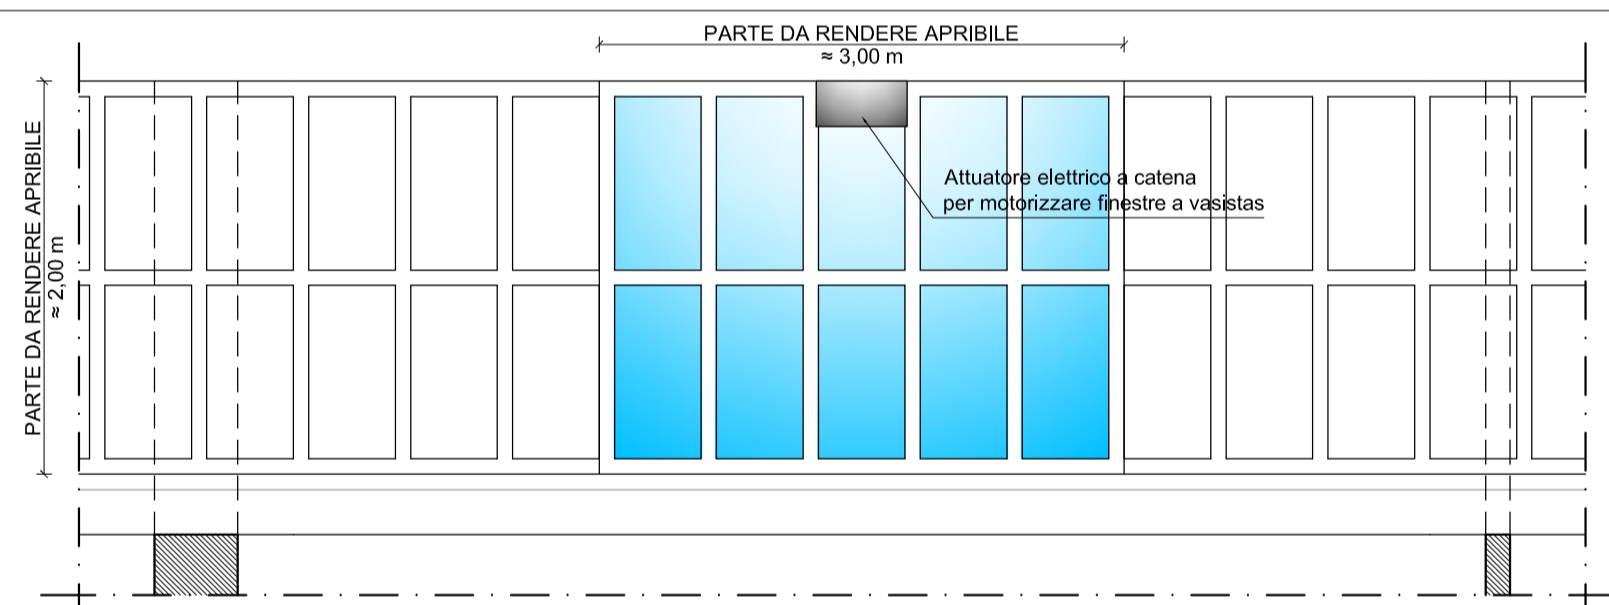

DETTAGLIO DI VENTILAZIONE - SEZIONE B-B - Scala 1:50



FOTO N. 1

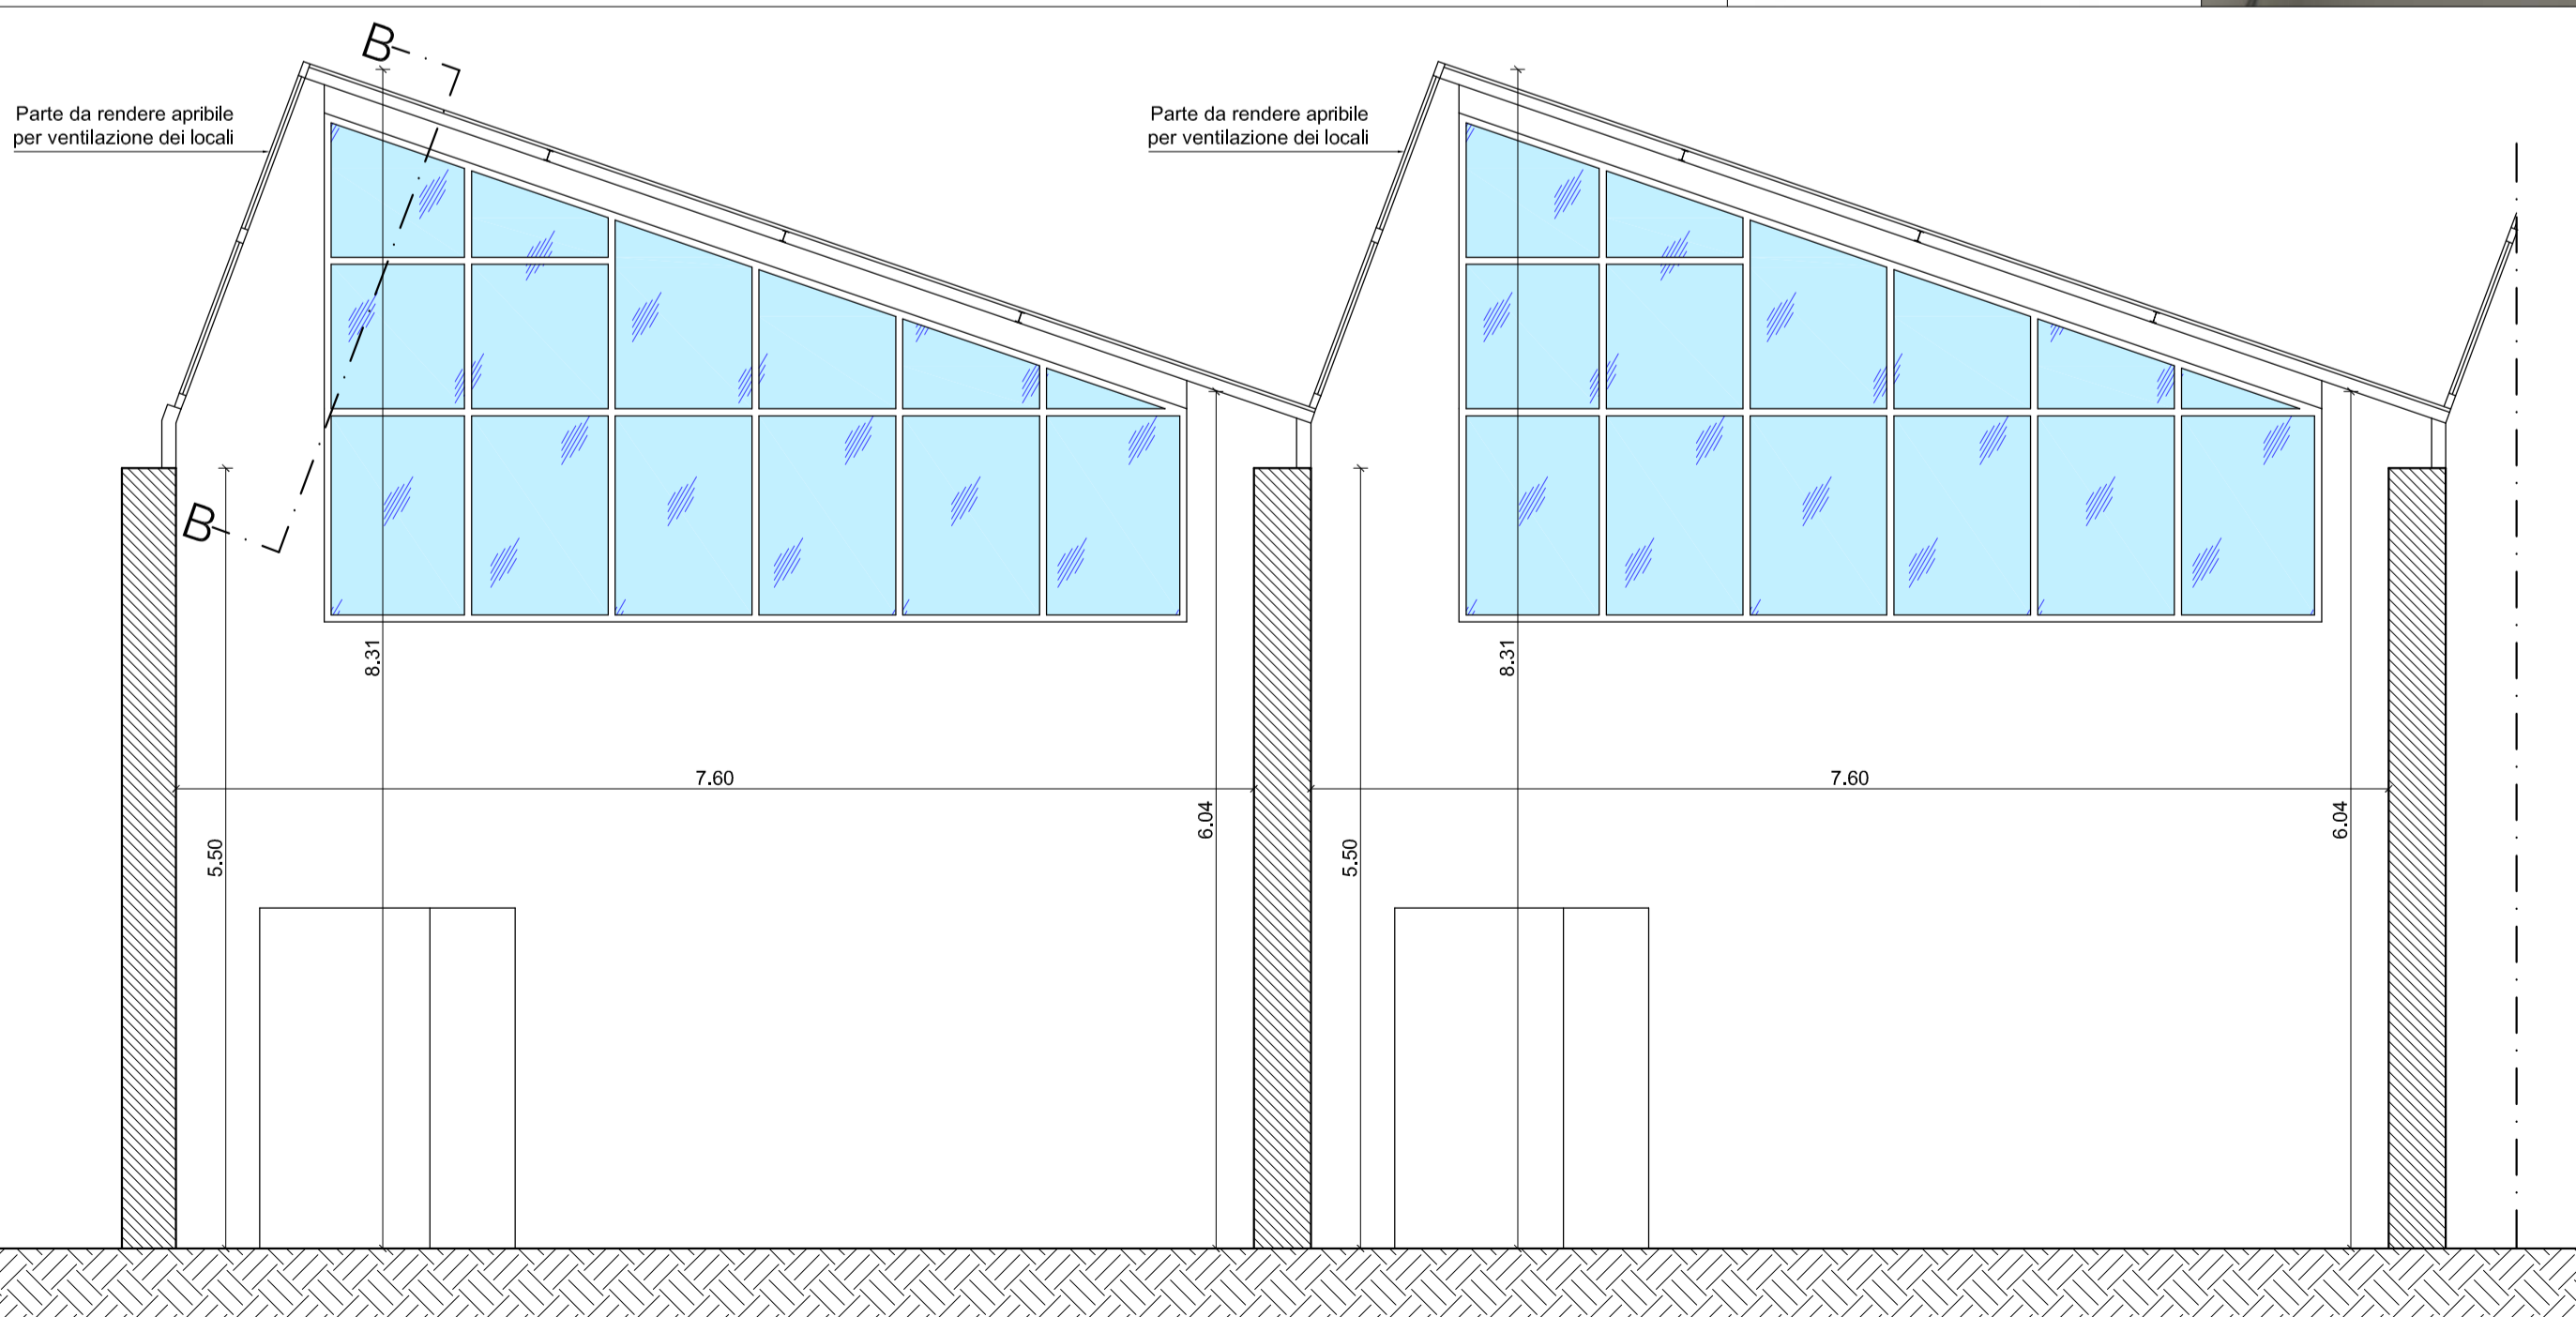

SEZIONE TRASVERSALE A-A - Scala 1:50



FOTO N. 2

AMBIENTI PER L' APPRENDIMENTO (FESR)

CITTA' DI NAPOLI
PROVINCIA DI NAPOLI

INCARICO PROFESSIONALE DI PROGETTAZIONE DEFINITIVA, ESECUTIVA, COORDINAMENTO DELLA SICUREZZA IN FASE DI PROGETTAZIONE ED ESECUZIONE, DIREZIONE DEI LAVORI E CONTABILITÀ, RELATIVI AL PROGETTO PON FESR 2007-2013 ASSE II "QUALITÀ DEGLI AMBIENTI SCOLASTICI" - OBIETTIVO C "AMBIENTI PER L'APPRENDIMENTO" 2007-2013

PROGETTO DEFINITIVO - ESECUTIVO

TITOLO ELABORATO:
OPERE DI MANUTENZIONE: VENTILAZIONE DEI LOCALI LABORATORIO

<p>PROGETTISTI INCARICATI: R.T.P.: "Vitruvius Engineering s.a.s."</p> <p>MANDATARIO: VITRUVIUS ENGINEERING S.A.S.</p> <p>Ing. Vincenzo CALVANESE Sede: Viale M. Cristina di Savoia 18 A, 80122 NAPOLI Recapiti: Tel. 081-19560300 - fax. 081-2140751 PEC: vitruvius@pec.it</p> <p>MANDANTI: Ing. Angelo GRIECI Ing. Giancarmine LEPORE</p>	<p>STAZIONE APPALTANTE: POLO TECNICO "FERMI - GADDA" Corso Malta 141, 80141 Napoli Tel. 081-7806838 Fax. 081-5993796 e-mail: IPEC: natf24000r@pec.istruzione.it</p> <p>RESPONSABILE UNICO DEL PROCEDIMENTO: Prof. Giuseppe TRANCHINI</p>
---	--

REV.	DATA	FILE	OGGETTO	RED.	APPR.
DATA:	OTTOBRE 2014	SCALA:	1:50 - 1:100 - 1:500	FILE:	PR-AR06.DWG
JOB NUMBER:	021_2014	REDATTO:	MA - GL	APPROVATO:	VC
				PR	AR06

L'elaborato è di proprietà degli Autori. Ogni riproduzione anche parziale è vietata.