


PIANTA A LIVELLO CORTILE
Scala 1:500

- COME COMPORTARSI**
- IN CASO DI EMERGENZA**
 - MANTENERE COMUNQUE LA CALMA
 - AVVERTIRE SUBITO IL PERSONALE DI SERVIZIO
 - AL SEGNALE DI EVACUAZIONE**
 - SEGUIRE I PERCORSI INDICATI FINO AL PUNTO DI RACCOLTA ESTERNO
 - SEGUIRE I PERCORSI DI ESODO FINO ALL'ESTERNO
 - NON UTILIZZARE L'ASCENSORE IN CASO DI INCENDIO
 - QUELLI CHE NON SONO IN GRADO DI MUOVERSI AUTONOMAMENTE ATTENDINO CON CALMA I SOCCORSI GIÀ PREDISPOSTI DAL PERSONALE

NUMERI TELEFONICI DA USARE IN CASO DI EMERGENZA


INTERNI	ESTERNI
Pieno terra 32-33	Vigili del fuoco 115
1° piano 32	Polizia 113
2° piano 31	Carabinieri 112
3° piano 35	Promio soccorso ambulanza 118
Area cort. 36	Polizia municip. 0815991621
Uffici-Lab.scien.	Centri antiveh. 0815453333
Cad mecc. 29	PER SEGNALAZIONE GUASTI
Lab. matemat.	Soc. erogazione energia elettrica 0815970111
Lab. chim.e fis.	Soc. erogazione acqua 081451317
Officina costr. aeron.-Lab. costr.	Soc. erogazione gas 800803020
aeron.-Palestre Aula Magna	
Lab. elettr.	
Palazz. ex edili	

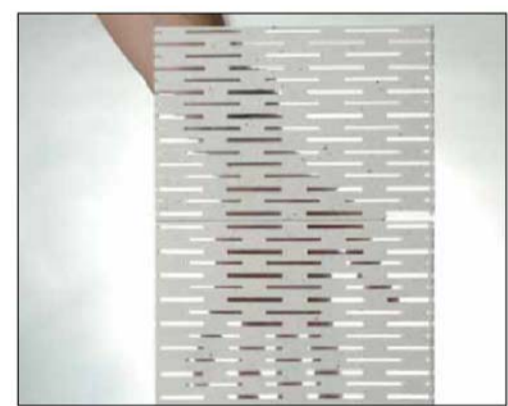

Pannello in calcestruzzo prefabbricato
100x50x0.5 cm

RILIEVO: PIANTA AULA MAGNA CON INDICAZIONE INTERVENTI
Scala 1:100

PROGETTO: PIANTA AULA MAGNA
Scala 1:100

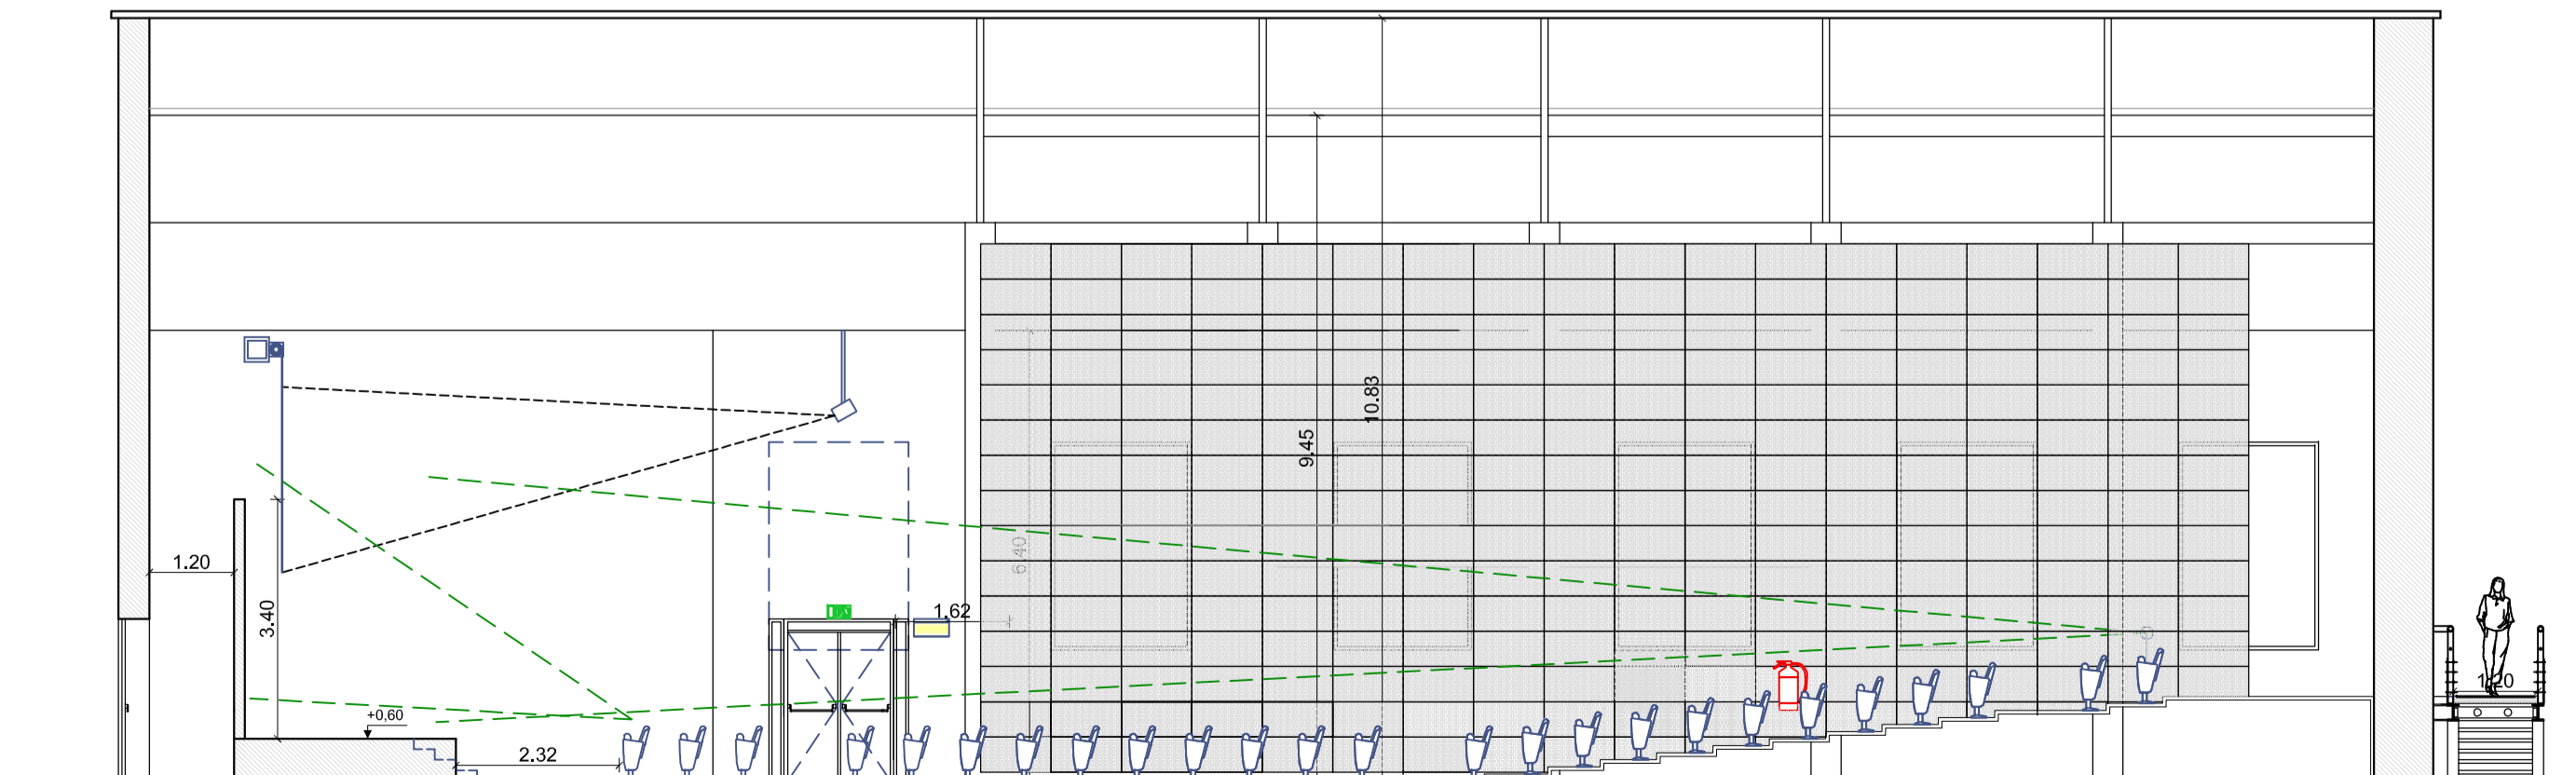

PROGETTO: SEZIONE LONGITUDINALE
Scala 1:100

LEGENDA SIMBOLI ANTINCENDIO

- PERCORSO DI USCITA ORIZZONTALE
- USCITE DI EMERGENZA DOTATE DI MANIGLIONE ANTIPANICO
- SEGNALETICA CON INDICAZIONE VIA DI FUGA
- ESTINTORE PORTATILE A POLVERE
- IDRANTE SU NASPO DN 20 A PARETE (CON FLESSIBILE E LANCIA)
- APPARECCHIO ILLUMINANTE 24W SE autonomia 1h
- SISTEMI DI SEGNALAZIONI IMPIANTI DI ALLARME
- APPARECCHIO ILLUMINANTE 1h SE
- CASSETTA DI MEDICAZIONE
- QUADRO ELETTRICO
- SETTORI NON ALLESTITI

CITTA' DI NAPOLI
PROVINCIA DI NAPOLI

INCARICO PROFESSIONALE DI PROGETTAZIONE DEFINITIVA, ESECUTIVA, COORDINAMENTO DELLA SICUREZZA IN FASE DI PROGETTAZIONE ED ESECUZIONE, DIREZIONE DEI LAVORI E CONTABILITÀ, RELATIVI AL PROGETTO PON FESR 2007-2013 ASSE II

"QUALITÀ DEGLI AMBIENTI SCOLASTICI" - OBIETTIVO C "AMBIENTI PER L'APPRENDIMENTO" 2007-2013



TITOLO ELABORATO:
INTERVENTI DI RISTRUTTURAZIONE: AULA MAGNA

PROGETTISTI INCARICATI:
R.T.P.: "Vitruvius Engineering s.a.s."

MANDATARIO: **VITRUVIUS ENGINEERING S.A.S.**

Ing. Vincenzo CALVANESE
Sede: Viale M. Cristina di Savoia 18 A - 80122 NAPOLI
Recapiti: Tel. 081-19560300 - fax. 081-2140751
PEC: vitruvius@pec.it

STAZIONE APPALTANTE:
POLO TECNICO "FERMI - GADDA"
Corso Malta 141, 80141 Napoli
Tel. 081-7806938
Fax. 081-5993796
e-mail/PEC: natf24000@pec.istruzione.it

MANDANTI:
Ing. Angelo GRIECI
Ing. Giancarmine LEPORE

RESPONSABILE UNICO DEL PROCEDIMENTO:
Prof. Giuseppe TRANCHINI

REV.	DATA	FILE	OGGETTO	RED.	APPR.
	021_2014	MR	PR-AR07.DWG	VC	PR AR07

DATA: OTTOBRE 2014
SCALA: 1:100 -1:500
FILE: PR-AR07.DWG
ELABORATO N.
JOB NUMBER: 021_2014
REDAITTO: MR
APPROVATO: VC
L'elaborato è di proprietà degli Autori. Ogni riproduzione anche parziale è vietata.