


LEGENDA SIMBOLI ANTINCENDIO

	PERCORSO DI USCITA ORIZZONTALE
	USCITE DI EMERGENZA DOTATE DI MANIGLIONE ANTIPANICO
	SEGNALETICA CON INDICAZIONE VIA DI FUGA
	ESTINTORE PORTATILE A POLVERE
	IDRANTE SU NASPO DN 45 A PARETE (CON FLESSIBILE E LANCIA)
	APPARECCHIO ILLUMINANTE 24W SE autonomia 1h
	SISTEMI DI SEGNALAZIONI IMPIANTI DI ALLARME
	APPARECCHIO ILLUMINANTE 1h SE
	CASSETTA DI MEDICAZIONE
	QUADRO ELETTRICO

COME COMPORTARSI		
IN CASO DI EMERGENZA		
	MANTENERE COMUNQUE LA CALMA	
	AVVERTIRE SUBITO IL PERSONALE DI SERVIZIO	
AL SEGNALE DI EVACUAZIONE		
	SEGUIRE I PERCORSI INDICATI FINO AL PUNTO DI RACCOLTA ESTERNO	
	SEGUIRE I PERCORSI DI ESODO FINO ALL'ESTERNO	
	NON UTILIZZARE L'ASCENSORE IN CASO DI INCENDIO	
	QUELLI CHE NON SONO IN GRADO DI MUOVERSI AUTONOMAMENTE ATTENDONO CON CALMA I SOCCORSI GIÀ PREDISPOSTI DAL PERSONALE	
NUMERI TELEFONICI DA USARE IN CASO DI EMERGENZA		
INTERNI	ESTERNI	
Piano terra	32-33	Vigili del fuoco
1° piano	32	Polizia
2° piano	31	Cambianieri
3° piano	35	Pronto soccorso
Area cort.	36	ambulanze
Ufficio-Lab. scien.		Polizia municip.
Lab. matemat.	29	Centri antivul.
Lab. chim. e fis.		
Officina costr.	27	Soc. erogazione energia elettrica
seron.-Lab. ostr.		Soc. erogazione acqua
Aula Magna		
Lab. elettr.	25	Soc. erogazione gas
Palazz. ex edifi.		
		0815991621
		0815453333
		0815970111
		081451317
		800803020


LEGENDA DEGLI INTERVENTI

	INTERVENTO 1 - ADEGUAMENTO ANTINFORTUNISTICO PALESTRA COPERTA
	INTERVENTO 2 - MESSA IN SICUREZZA E NUOVE ATTREZZATURE AREE DI GIOCO
	INTERVENTO 3 - SEGNALETICA ORIZZONTALE E VERTICALE DELLA VIABILITA'
	INTERVENTO 4 - VENTILAZIONE LOCALI ADIBITI A LABORATORIO
	INTERVENTO 5 - ADEGUAMENTO NORME ANTINCENDIO BIBLIOTECA
	INTERVENTO 6 - MANUTENZIONE INFISSI INTERNI, ESTERNI E PORTE REI
	INTERVENTO 7 - MIGLIORAMENTO FUNZIONALE E ADEGUAMENTO VIE D'ESODO AULA MAGNA
	AREE APPARTENENTI AD ALTRI ISTITUTI
	AREE NON OGGETTO DI INTERVENTO
	AREE APPARTENENTI AD ALTRI ISTITUTI
	AREE NON OGGETTO DI INTERVENTO

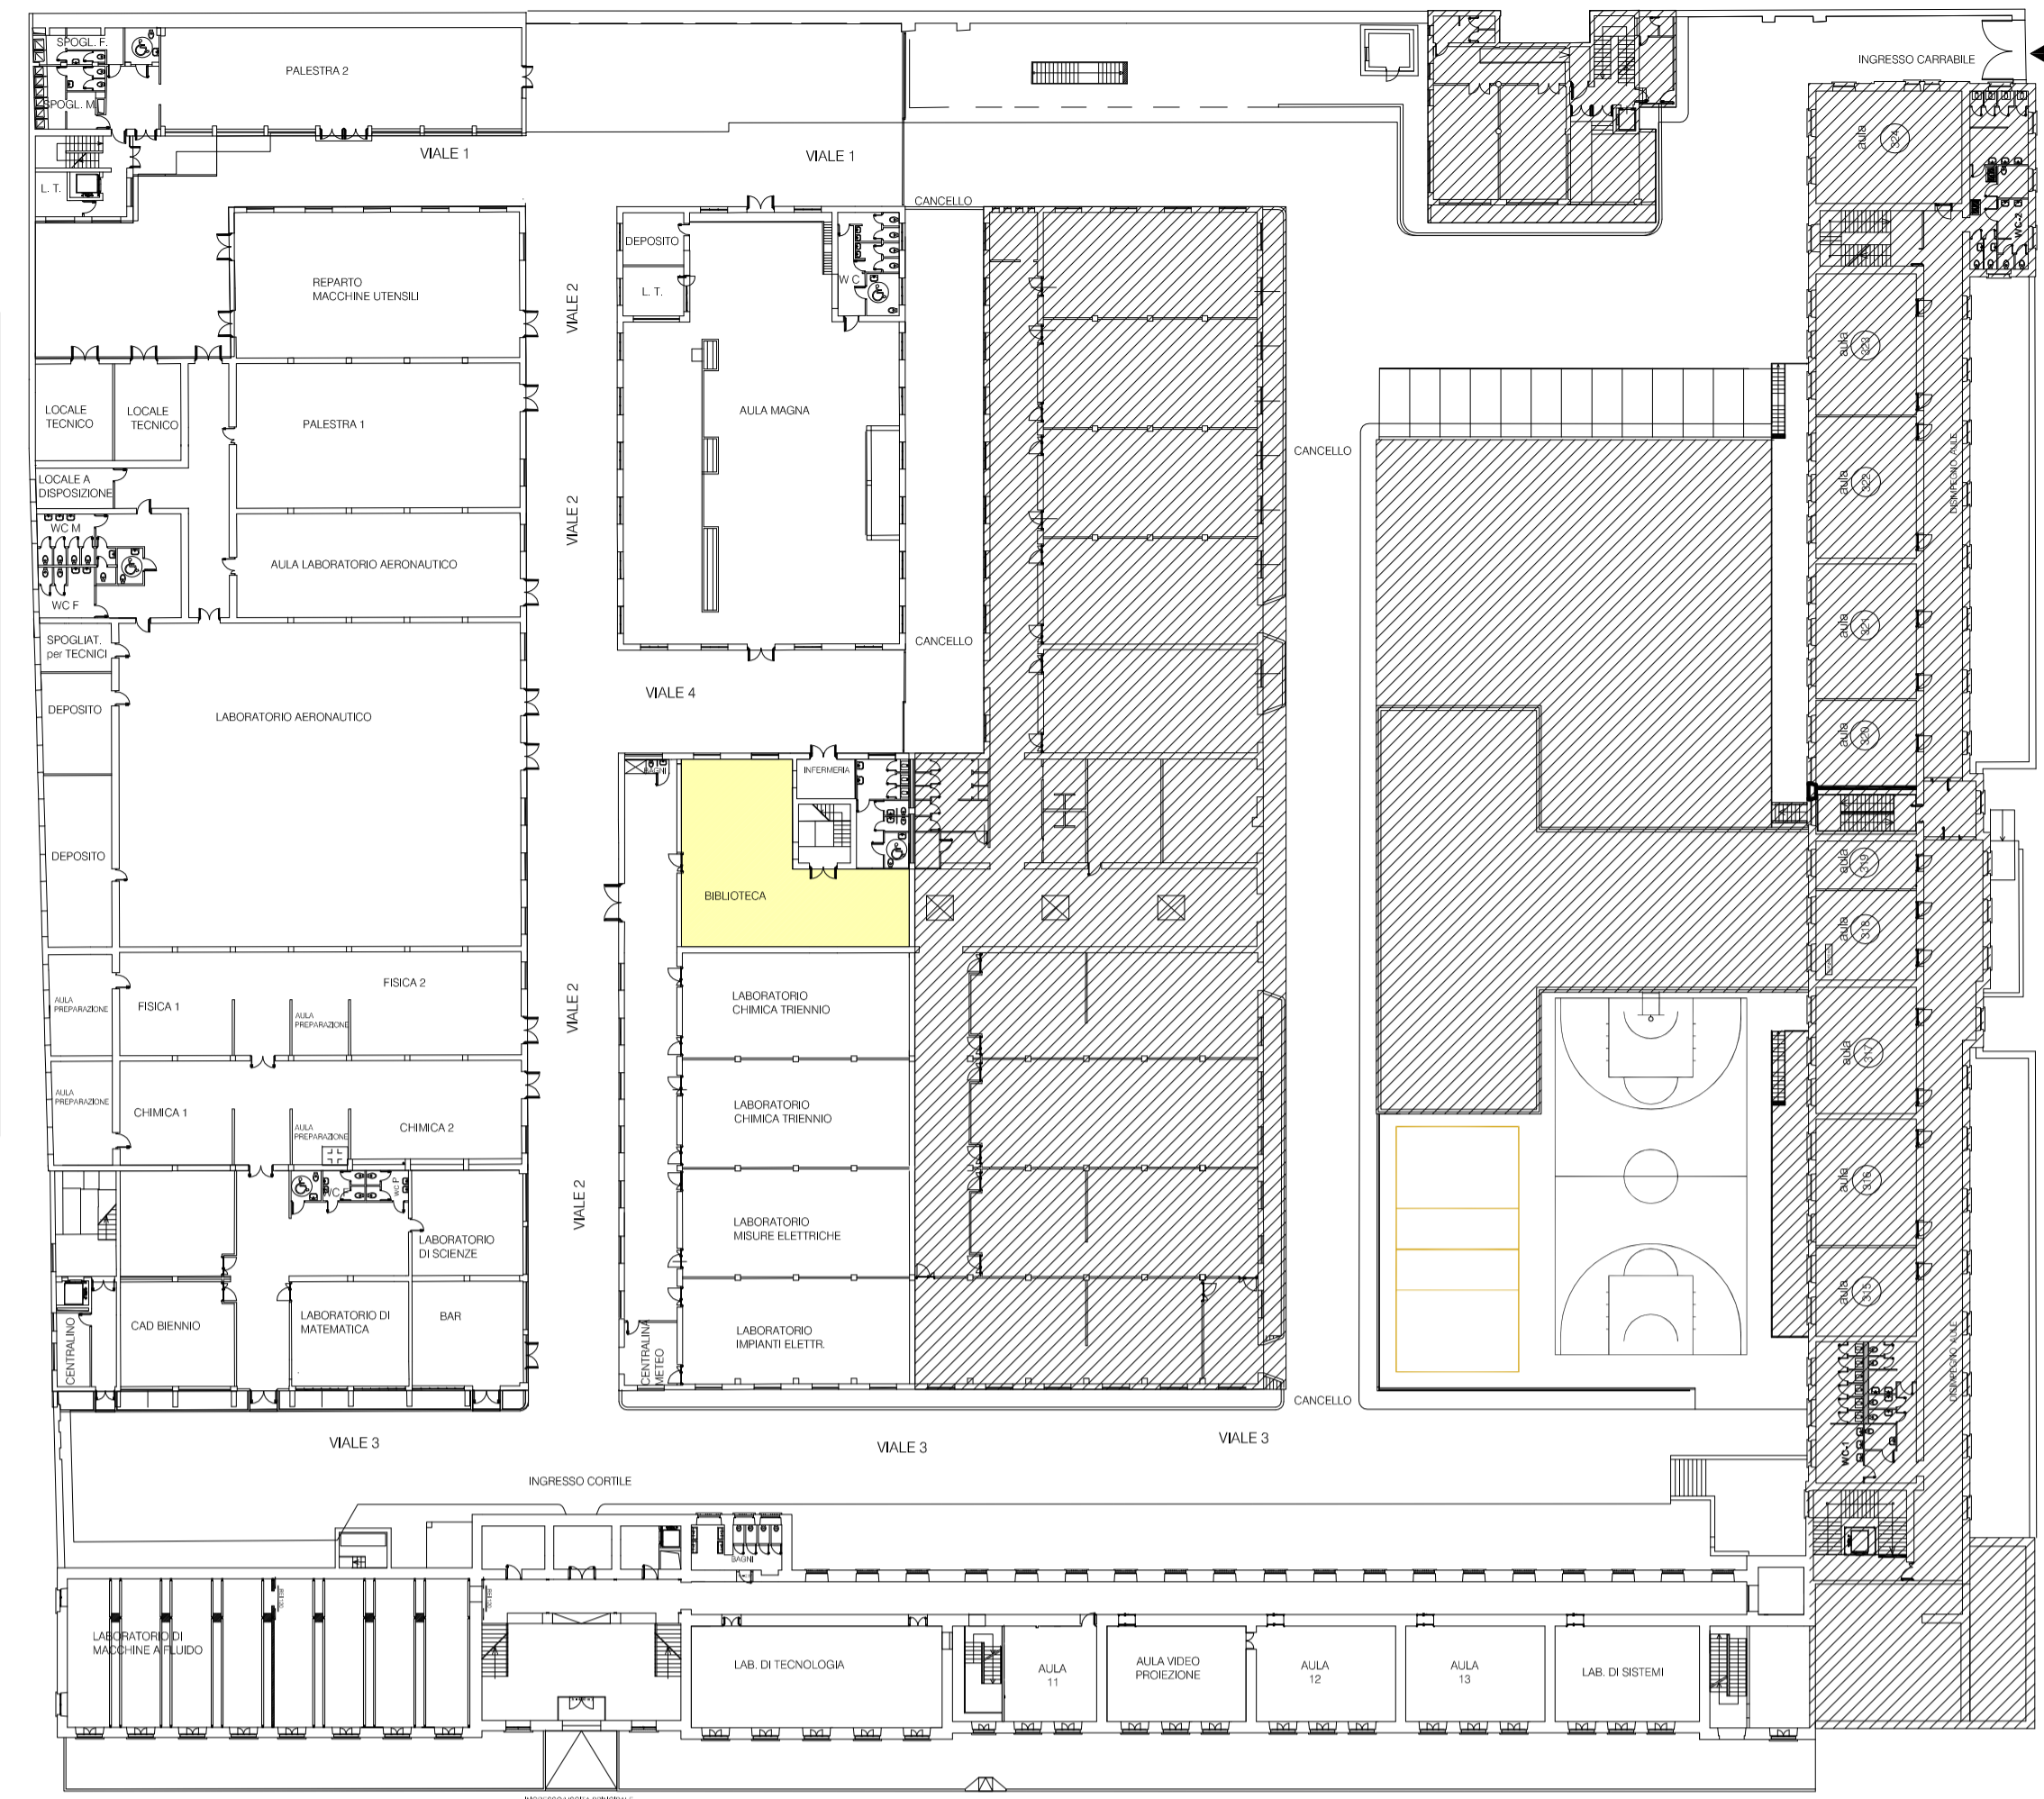


PIANTA A LIVELLO CORTILE
Scala 1:500


VIA F. MANLIO

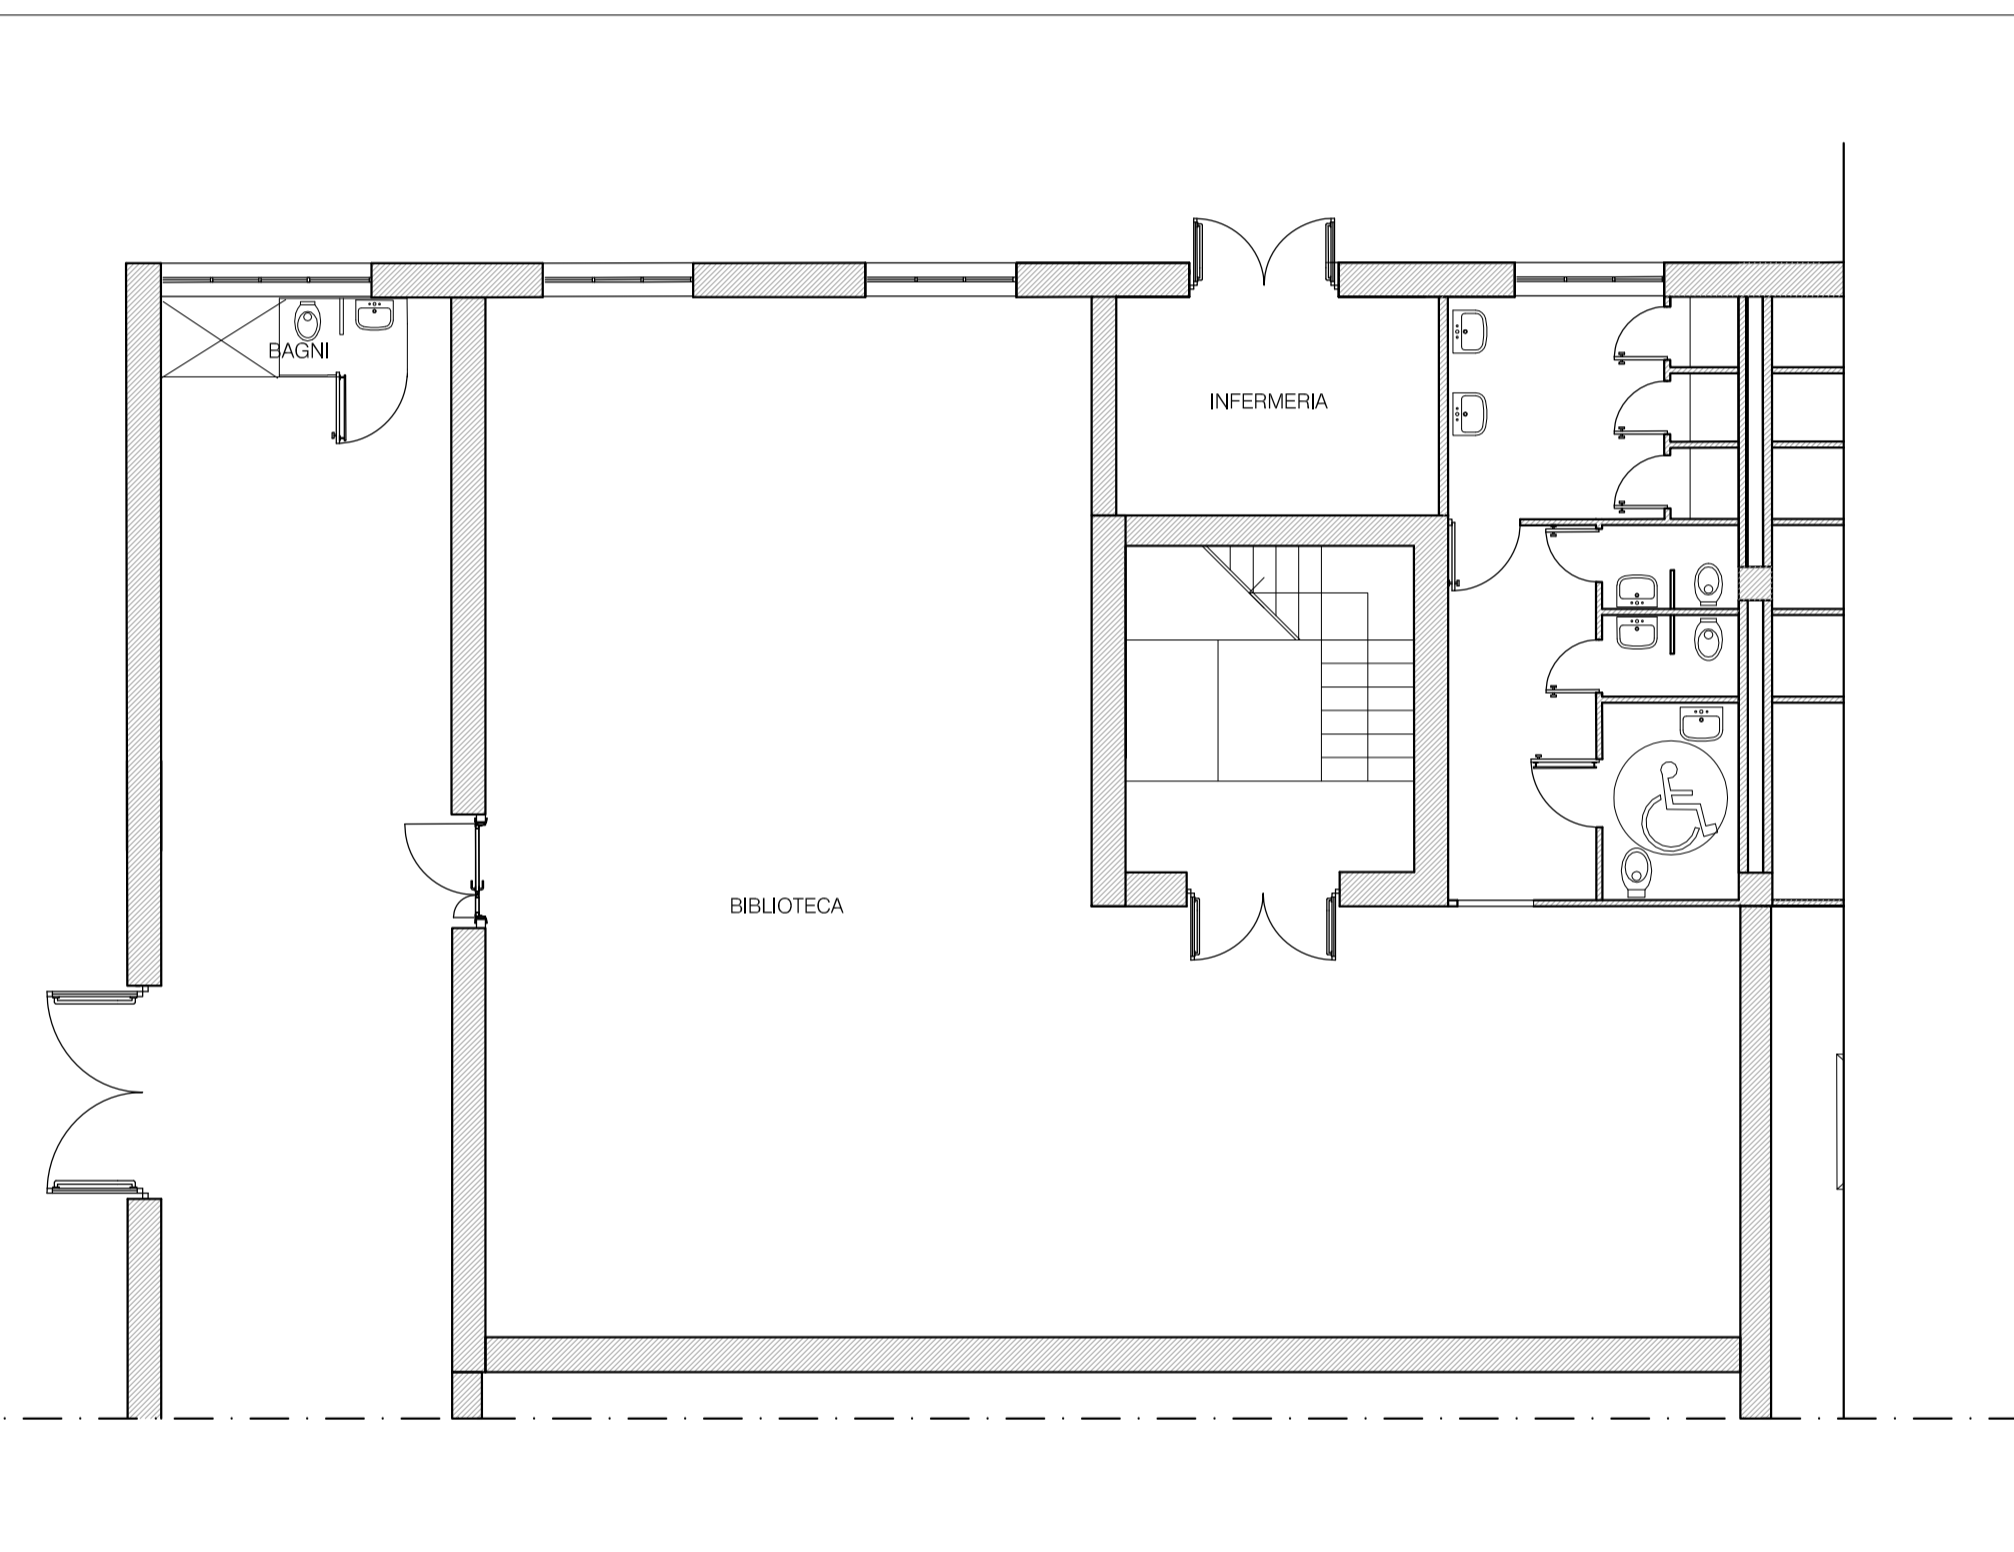

RILIEVO: PIANTE LIVELLO CORTILE
Scala 1:100

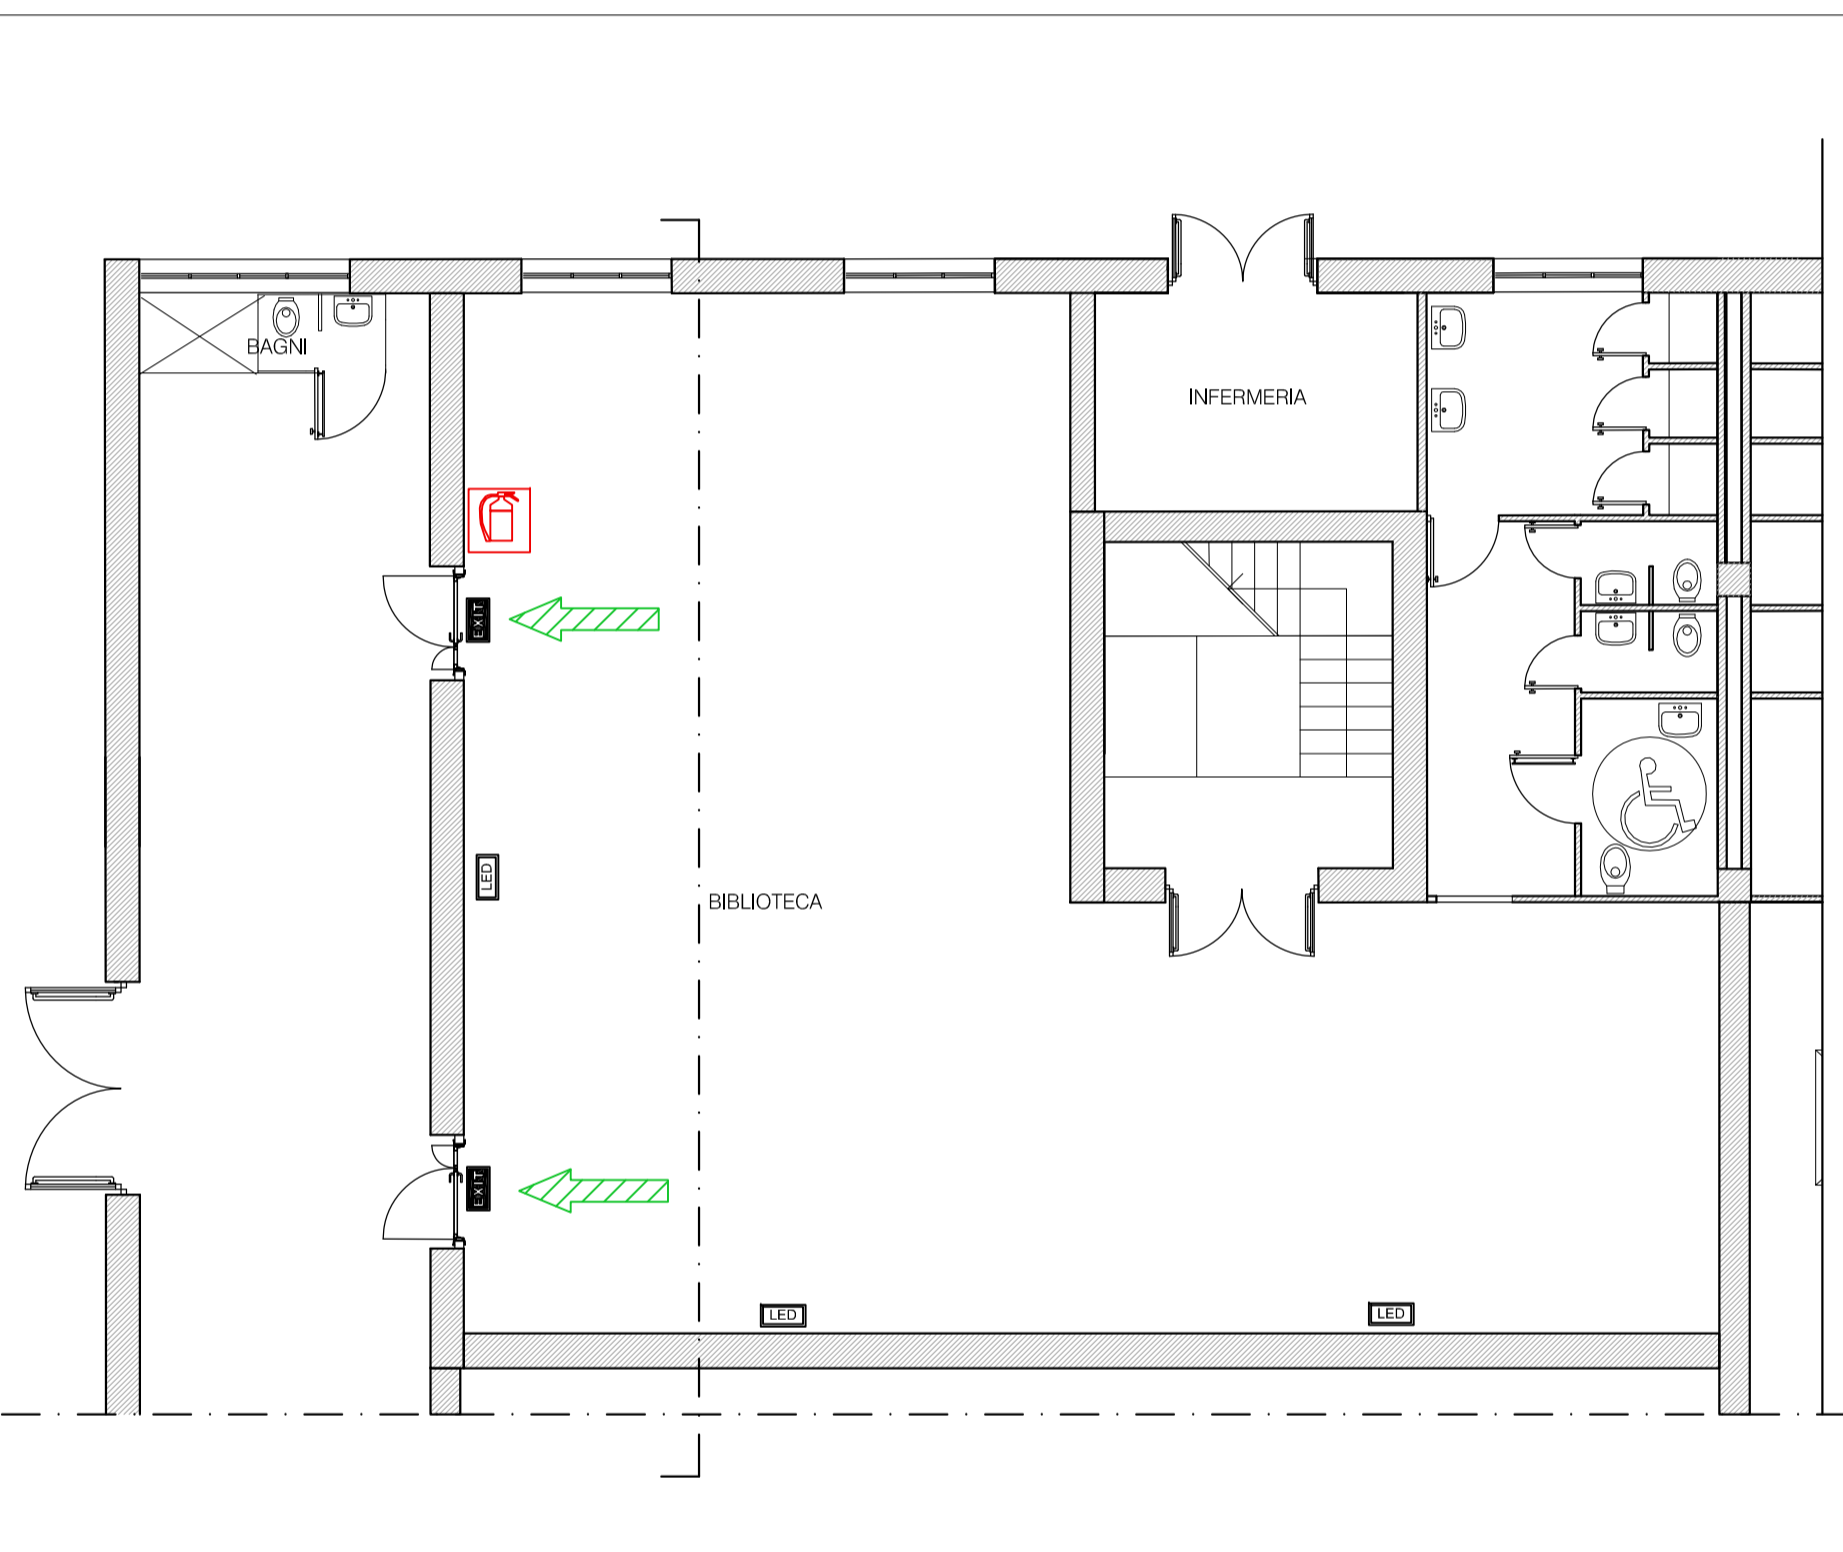

PROGETTO: PIANTE LIVELLO CORTILE
Scala 1:100

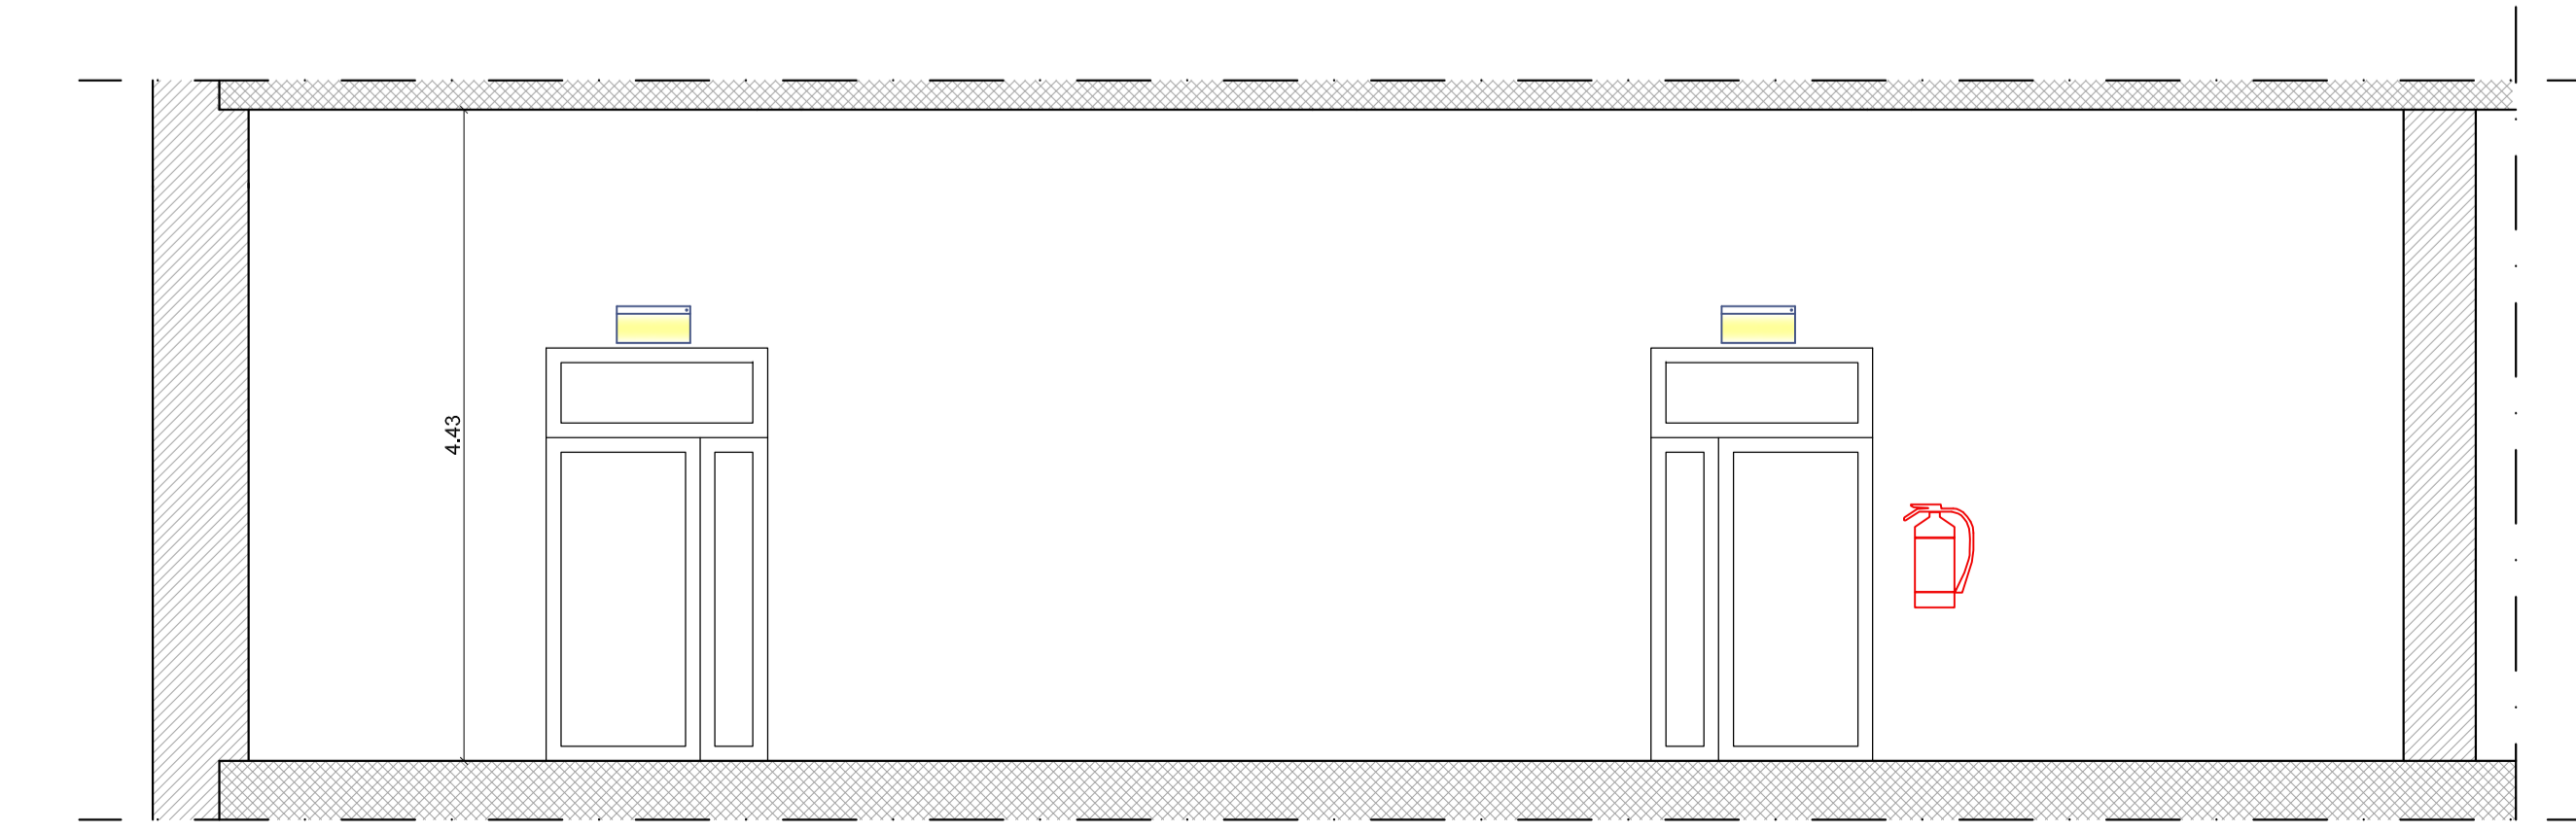

PROGETTO: SEZIONE LONGITUDINALE
Scala 1:50

AMBIENTI PER L' APPRENDIMENTO (FESR)

CITTA' DI NAPOLI
PROVINCIA DI NAPOLI

INCARICO PROFESSIONALE DI PROGETTAZIONE DEFINITIVA, ESECUTIVA, COORDINAMENTO DELLA SICUREZZA IN FASE DI PROGETTAZIONE ED ESECUZIONE, DIREZIONE DEI LAVORI E CONTABILITÀ, RELATIVI AL PROGETTO PON FESR 2007-2013 ASSE II

"QUALITÀ DEGLI AMBIENTI SCOLASTICI" - OBIETTIVO C "AMBIENTI PER L'APPRENDIMENTO" 2007-2013

PROGETTO DEFINITIVO - ESECUTIVO

TITOLO ELABORATO:
ADEGUAMENTO SICUREZZA: IMPIANTO ANTINCENDIO DELLA BIBLIOTECA

<p>PROGETTISTI INCARICATI: R.T.P.: "Vitruvius Engineering s.a.s."</p> <p>MANDATARIO: VITRUVIUS ENGINEERING S.A.S.</p> <p>Ing. Vincenzo CALVANESE Sede: Viale M. Cristina di Savoia 18 A, 80122 NAPOLI Recapiti: Tel. 081-19560300 - fax. 081-2140751 PEC: vitruvius@pec.it</p> <p>MANDANTI: Ing. Angelo GRIECI Ing. Giancarmine LEPORE</p>	<p>STAZIONE APPALTANTE: POLO TECNICO "FERMI - GADDA" Corso Malta 141, 80141 Napoli Tel. 081-7806938 Fax. 081-5993796 e-mail/PEC: natf24000@pec.istruzione.it</p> <p>RESPONSABILE UNICO DEL PROCEDIMENTO: Prof. Giuseppe TRANCHINI</p>
---	---

REV.	DATA	FILE	OGGETTO	RED.	APPR.

DATA: OTTOBRE 2014	SCALA: 1:50 - 1:100 - 1:500	FILE: PR-AR10.DWG	ELABORATO N.
JOB NUMBER: 021_2014	REDATTO: MR	APPROVATO: VC	PR AR10

L'elaborato è di proprietà degli Autori. Ogni riproduzione anche parziale è vietata.